



Planta Baixa de Corte para implantação dos Boeiros

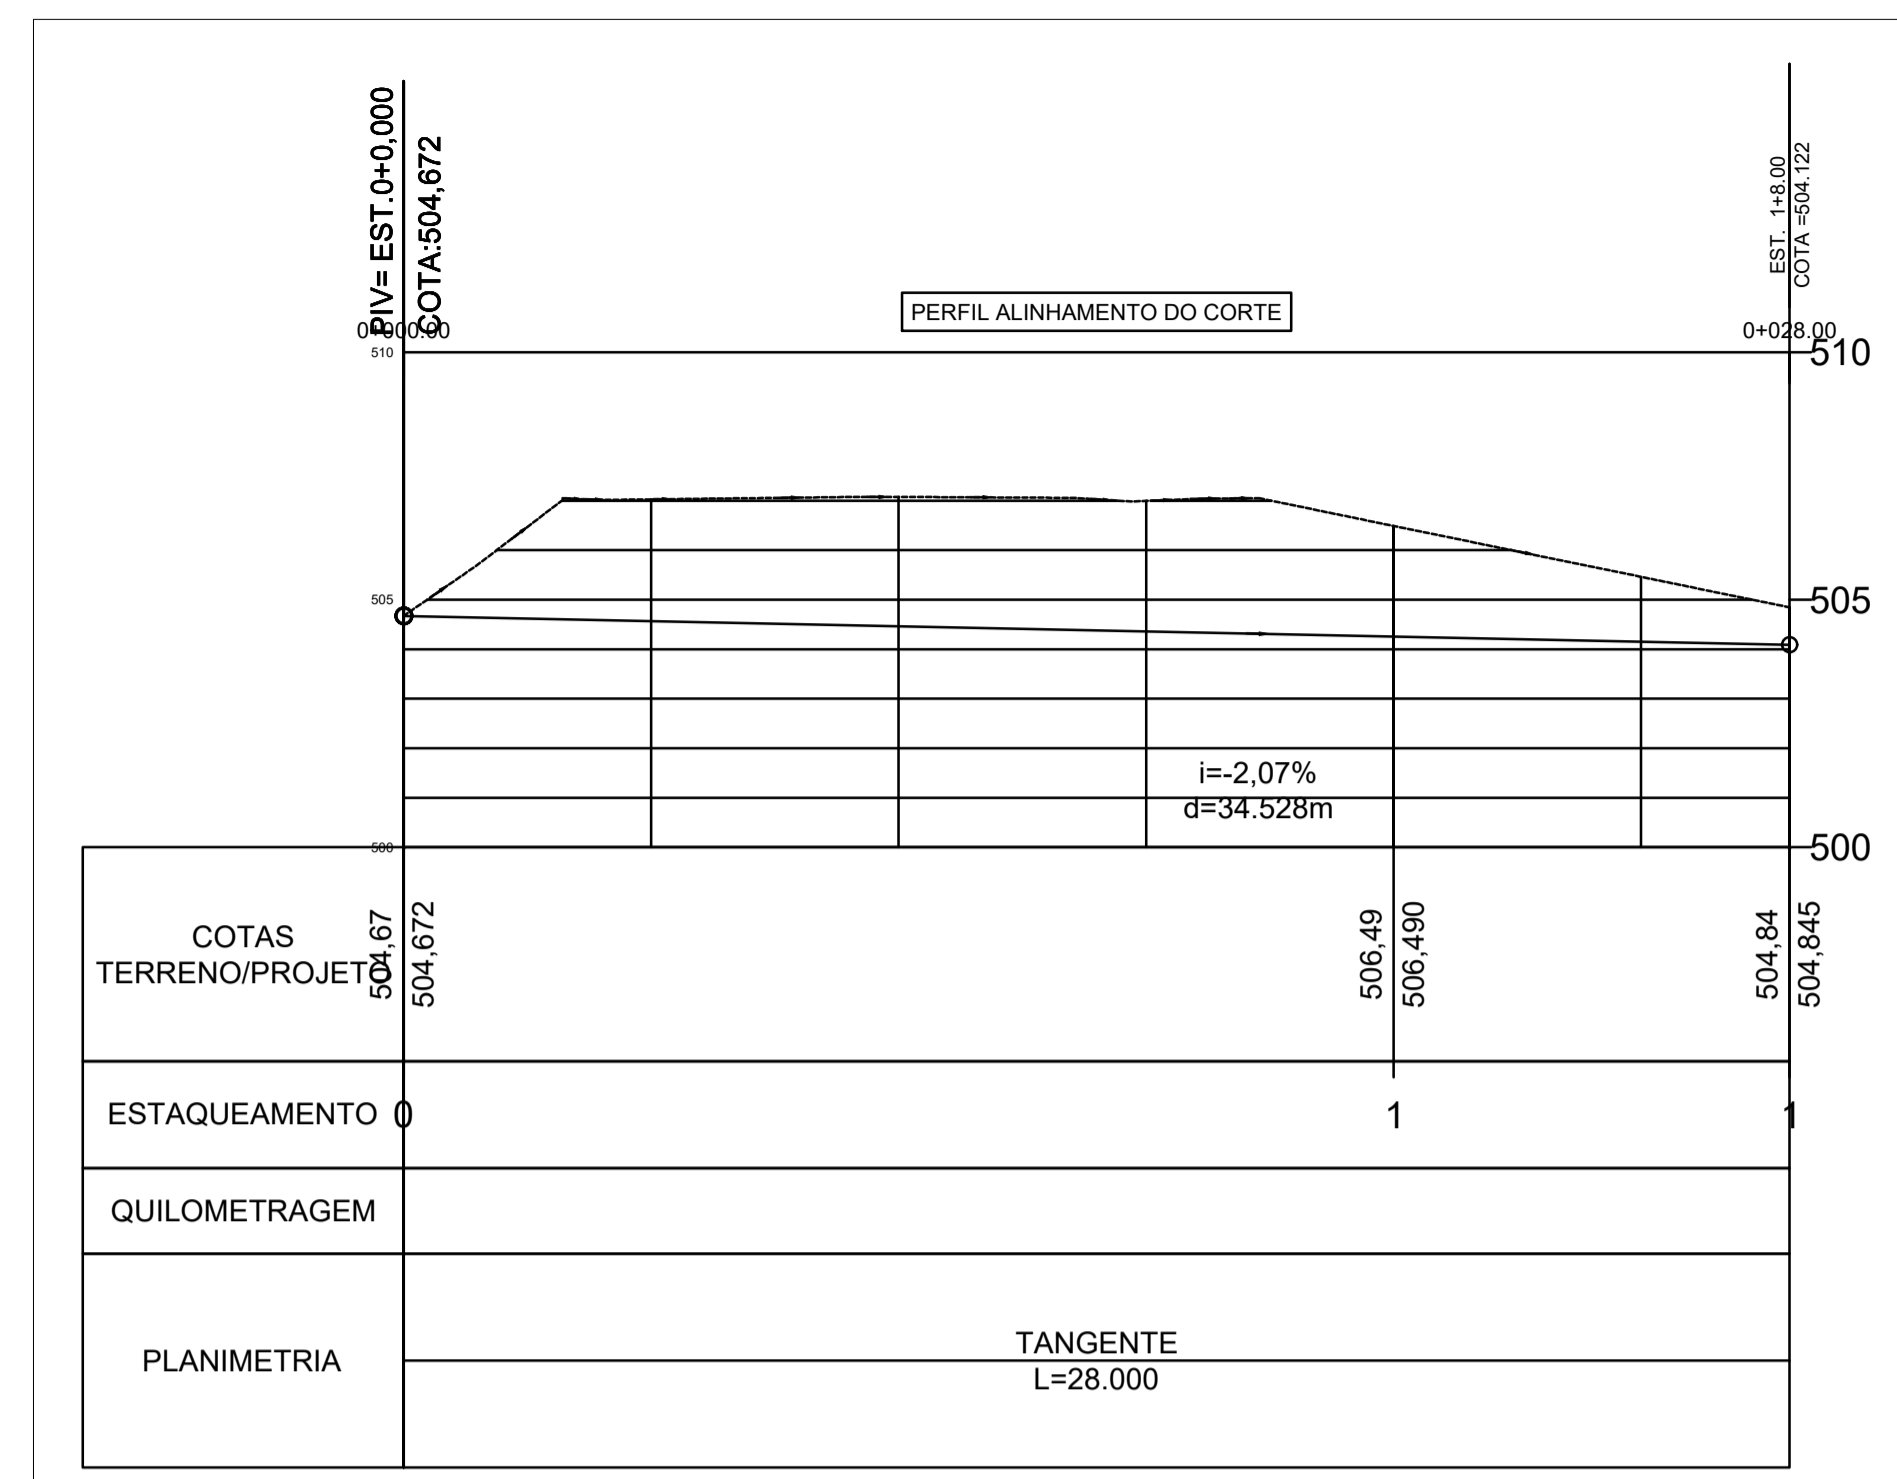

Corte Longitudinal

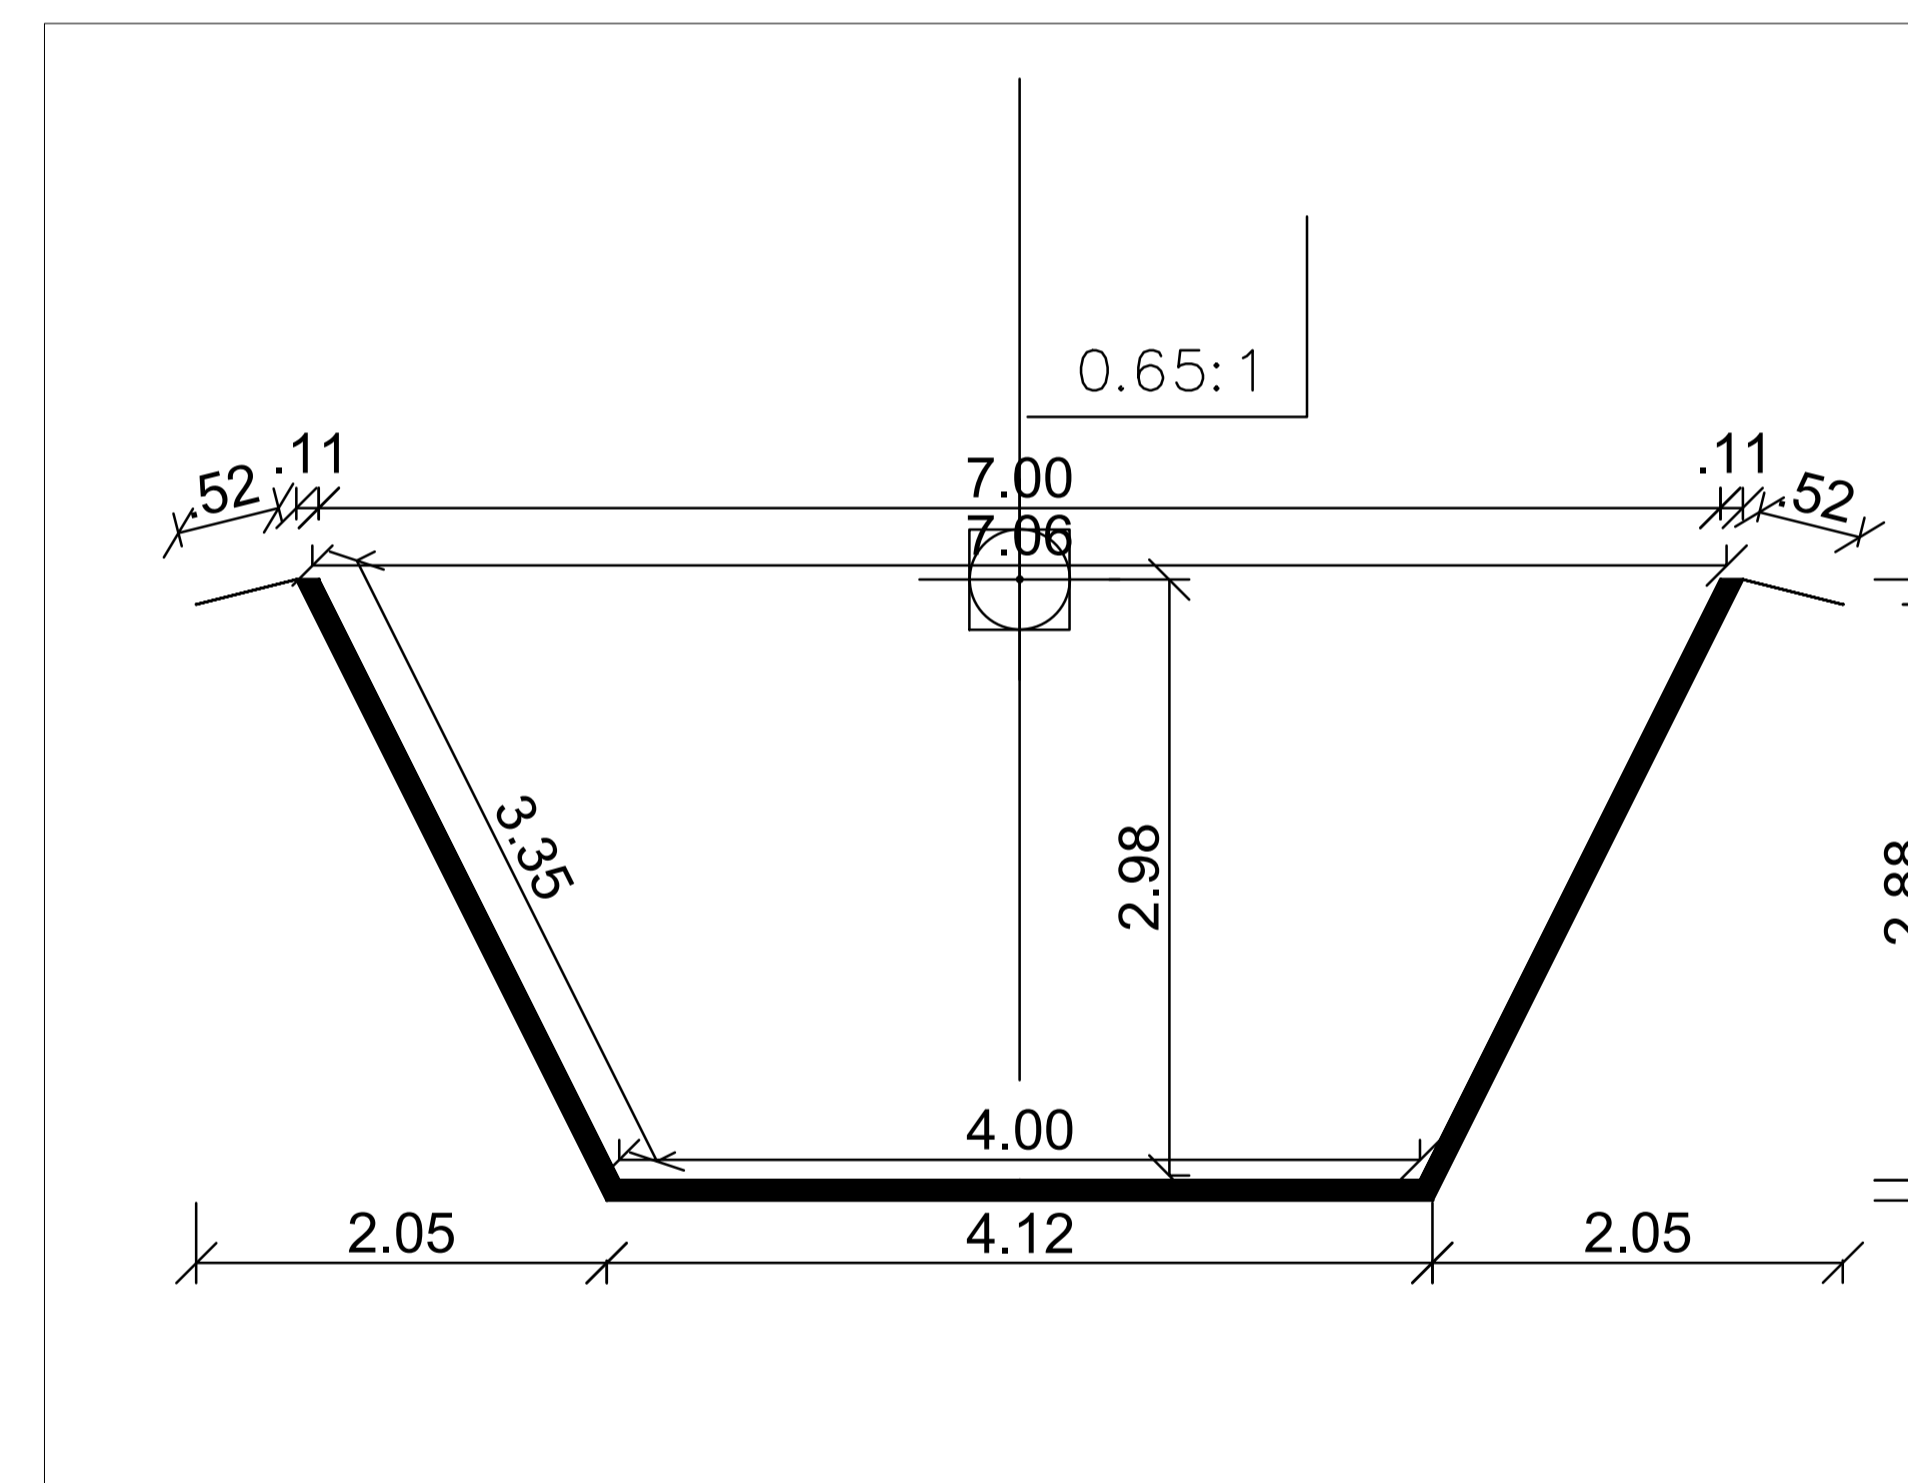

Corte Transversal

VOLUME TOTAL							
Estaca	Área de Corte (m²)	Área de Aterro (m²)	Volume de Corte (m³)	Volume de Aterro (m³)	Volum. Corte Acum. (m³)	Volum Aterro Acum. (m³)	Volume Líquido (m³)
0+0,00	16,83	0,00	0,00	0,00	0,00	0,00	0,00
1+0,00	38,93	0,00	557,68	0,00	557,68	0,00	557,67
1+8,00	25,53	0,00	257,85	0,00	815,53	0,00	815,52

**LEGENDA:**

- Via pavimentada
- Casa
- Curso d'água
- Curvas de nível (equid. 1 metros)

PROPRIETÁRIO: PREFEITURA MUNICIPAL DE SANTA CRUZ - PE		FOLHA 01/05
PROJETO: Implantação Drenagem de Águas Pluviais		
LOCAL: BAIRRO BULAMDEIRA - SANTA CRUZ - PE		CARIMBOS:
RESPONSÁVEL TÉCNICO: Wallison D. S. Gonçalves, Eng. Civil- CREA-PE 182007555-9		
ESCALA: 1/300	REVISÃO: 01/01	
DESENHO:	DATA: NOVEMBRO/2023	